


Lageplan M 1:1000

Musterplan: Entwässerung eines Einfamilienwohnhauses mit Keller, Anschluß im Mischsystem; Sammelleitung und Rückstausicherung der Ableitung DN50.

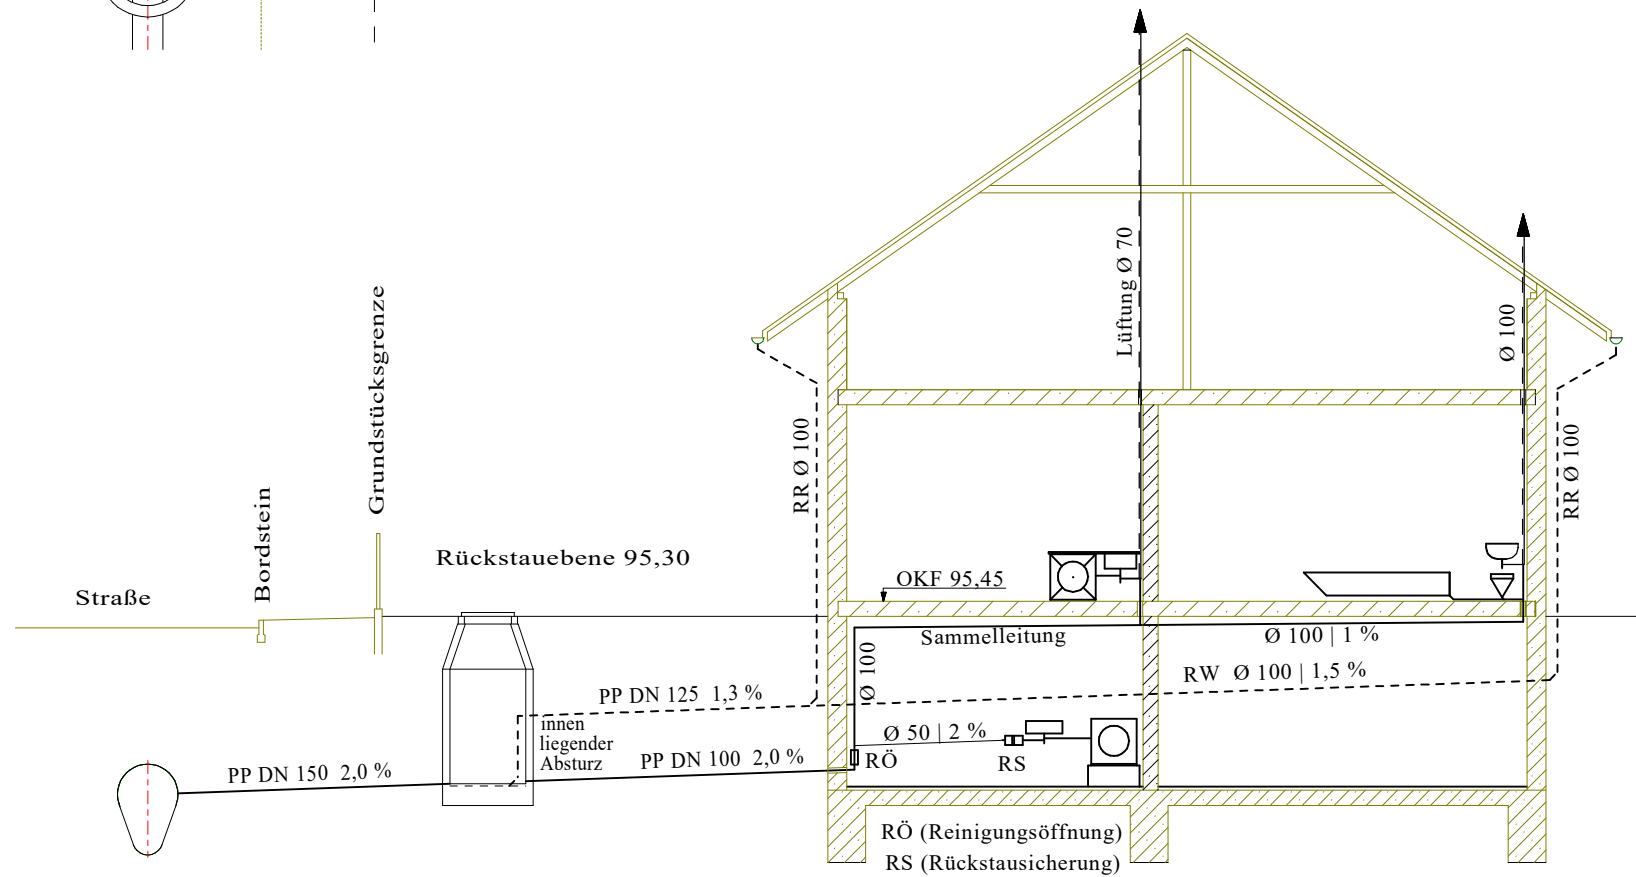

### Entwässerungsplan Maßstab: 1:100 | 1:1000

**Bauvorhaben:** Errichtung eines Einfamilienwohnhauses  
 Bürgermeister-Ass-Straße 20  
 67227 Frankenthal  
 Flurstück 314/25 ; Gemarkung Flomersheim

**Bauherr:** Herr Otto Blank, Frau Marie Haben  
 Am großen Wasser 4  
 67227 Frankenthal  
 Tel.: 06233 / ...  
 Otto Blank, Marie Haben

**Planfertiger:** Büro für Gebäudetechnik  
 Hans-Peter Meister  
 Am Höllweg 56  
 99666 Isenacha  
 Isenacha, den 27.10.2019

Gelände	95,20	95,28	95,31	95,37	95,32	95,32	95,33
Ø - Rohr	PP Ø 150		PP Ø 125		PP Ø 100		
Gefälle	2,0 %		SW 2,0 %   RW 1,3 %		SW 1,0 %   RW 1,5 %		
Sohlhöhe	92,96 93,47		93,59 93,60	94,33	94,41 93,66		94,53